



SALA D'ATTESA

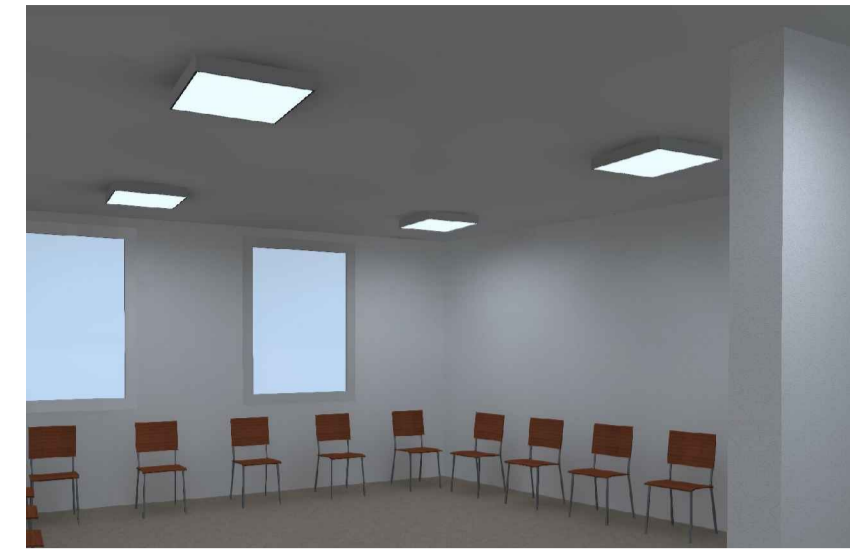

RICHIEDENTI ASILO

 




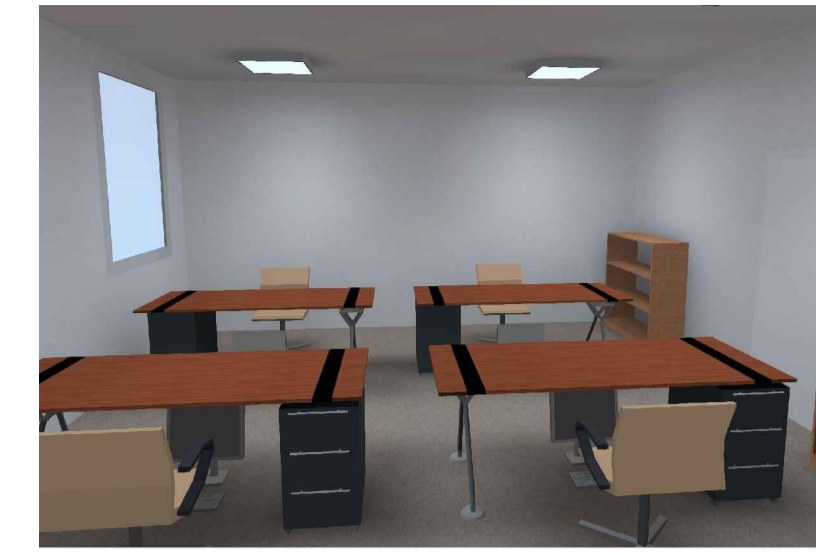




 





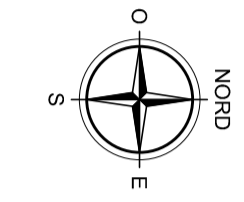
ARCHIVIO



UFFICIO TIPO

LEGENDA

-  QUADRO CONSEGNA
-  QUADRO ELETTRICO GENERALE
-  INTERRUTTORE UNIPOLARE
-  DEVIATORE
-  SENSORE DI PRESENZA E LUMINOSITA'
-  APPARECCHIO DI ILLUMINAZIONE A PLAFONE P=10 W LED - 1120 lm CON SENSORE DI MOVIMENTO
-  APPARECCHIO DI ILLUMINAZIONE A PLAFONE P=17 W LED - 2180 lm CON SENSORE DI MOVIMENTO
-  APPARECCHIO DI ILLUMINAZIONE P=24 W LED - 2700 lm (DALI, installazione ad incasso)
-  APPARECCHIO DI ILLUMINAZIONE P=38 W LED - 4850 lm (DALI, installazione ad incasso)
-  APPARECCHIO DI ILLUMINAZIONE DALI A PARETE/ PLAFONE O SOSPENSIONE P=45 W LED - 4800 lm - (DALI, installazione a plafone)
-  PLAFONIERA D'EMERGENZA CON CORPO IN MATERIALE TERMOPLASTICO P=36 W - 1000 lm (Autonomia 1 h)
-  PLAFONIERA D'EMERGENZA CON CORPO IN MATERIALE TERMOPLASTICO P=24 W - 300 lm (Autonomia 1 h)
-  PROIETTORE 66 W LED - 8000 lm INSTALLATO SU PALO (PUNTO LUCE H= 6,00) m
-  CORPO ILLUMINANTE - POTENZA 63 W LED - 8900 lm, INSTALLATO SU PALO (PUNTO LUCE H= 8,00) m



COMMITTENTE:
MINISTERO DELLE INFRASTRUTTURE E DEI TRASPORTI
 Via del Teatro Romano, 17 - 34121 Trieste

IL RESPONSABILE DEL PROCEDIMENTO:
 Ing. Silvia Angeli


**REALIZZAZIONE DELLA NUOVA SEDE DELL'UFFICIO
 IMMIGRAZIONE DELLA QUESTURA DI TRIESTE
 PRESSO IL COMPEDIO DENOMINATO
 "CASERMA DUCHESSA D'AOSTA"
 SITO IN VIA PIETRO MASCAGNI, 9 - TRIESTE**

PROGETTO DEFINITIVO

**IMPIANTI ELETTRICI E SPECIALI
 LUCI - PIANTA PIANO TERRA**

REVISIONE	DATA	MOTIVO	MAS CALCOLATO	MAS ESEGIUTO	VAL VERIFICATO
01	Maggio 2024	Modifiche richieste dal committente			
00	Gennaio 2023	Prima emissione			

REDAZIONE PROGETTO:



ESSE TI ESSE INGEGNERIA s.r.l.
 Sede legale: via P. Braccardi, 30 - 35138 PADOVA
 Sede operativa: via Armistizio, 135 - 35142 PADOVA
 Tel. 049 8982327 - Fax 049 8829151
 e-mail: progettazione@esstese.it

PROGETTISTA:
 Dott. Ing. Pierangelo Valerio

SCALA:
 1:100

DATA:
 Gennaio 2023

ALLEGATO:
3.2.2